

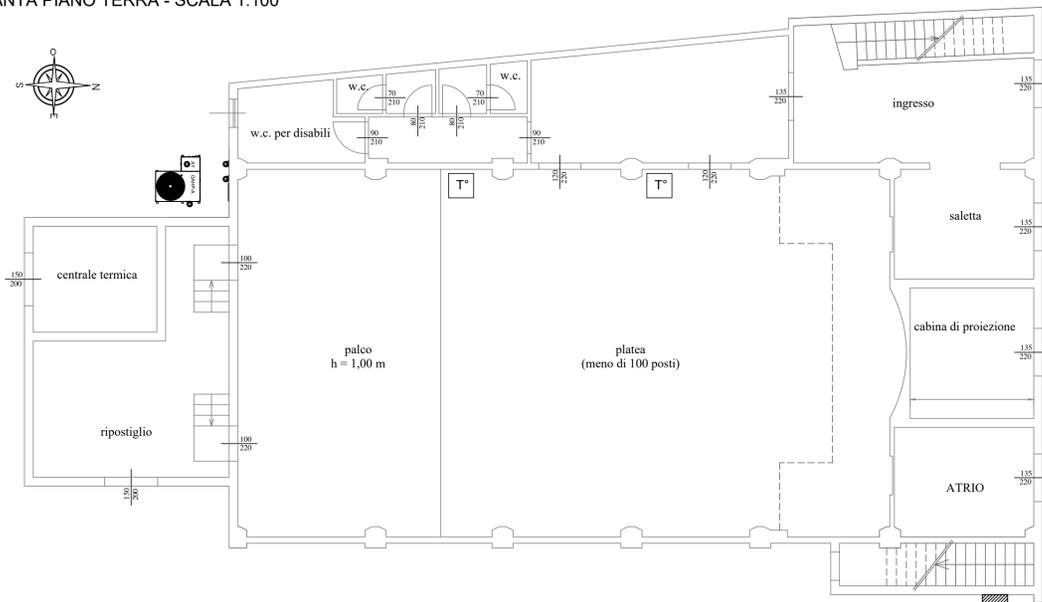
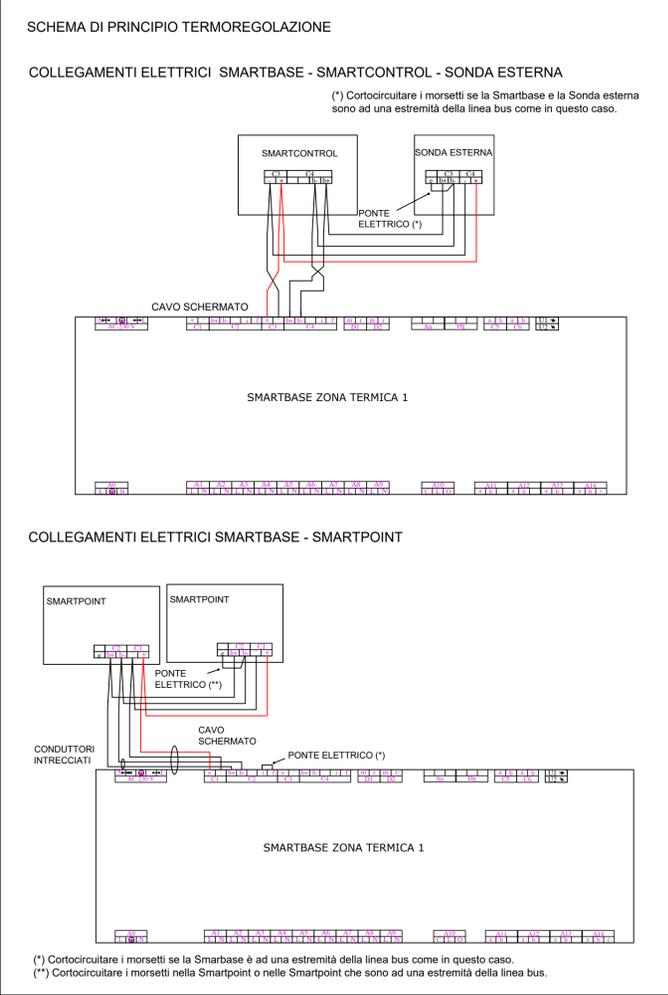


PIANTA PIANO TERRA - SCALA 1:100

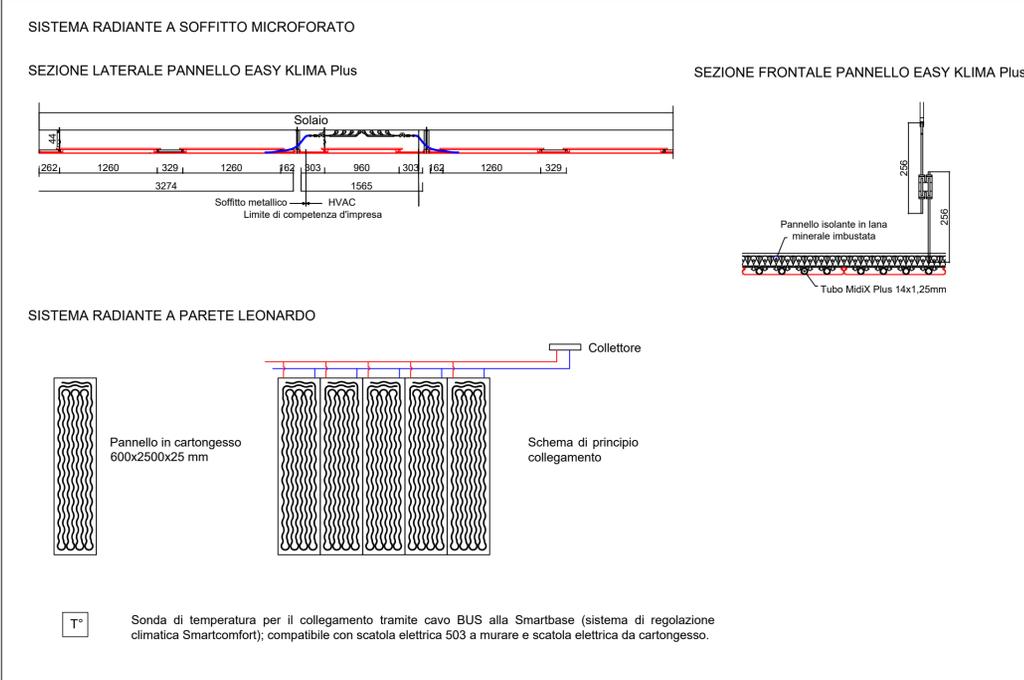

PIANTA PIANO PRIMO - SCALA 1:50

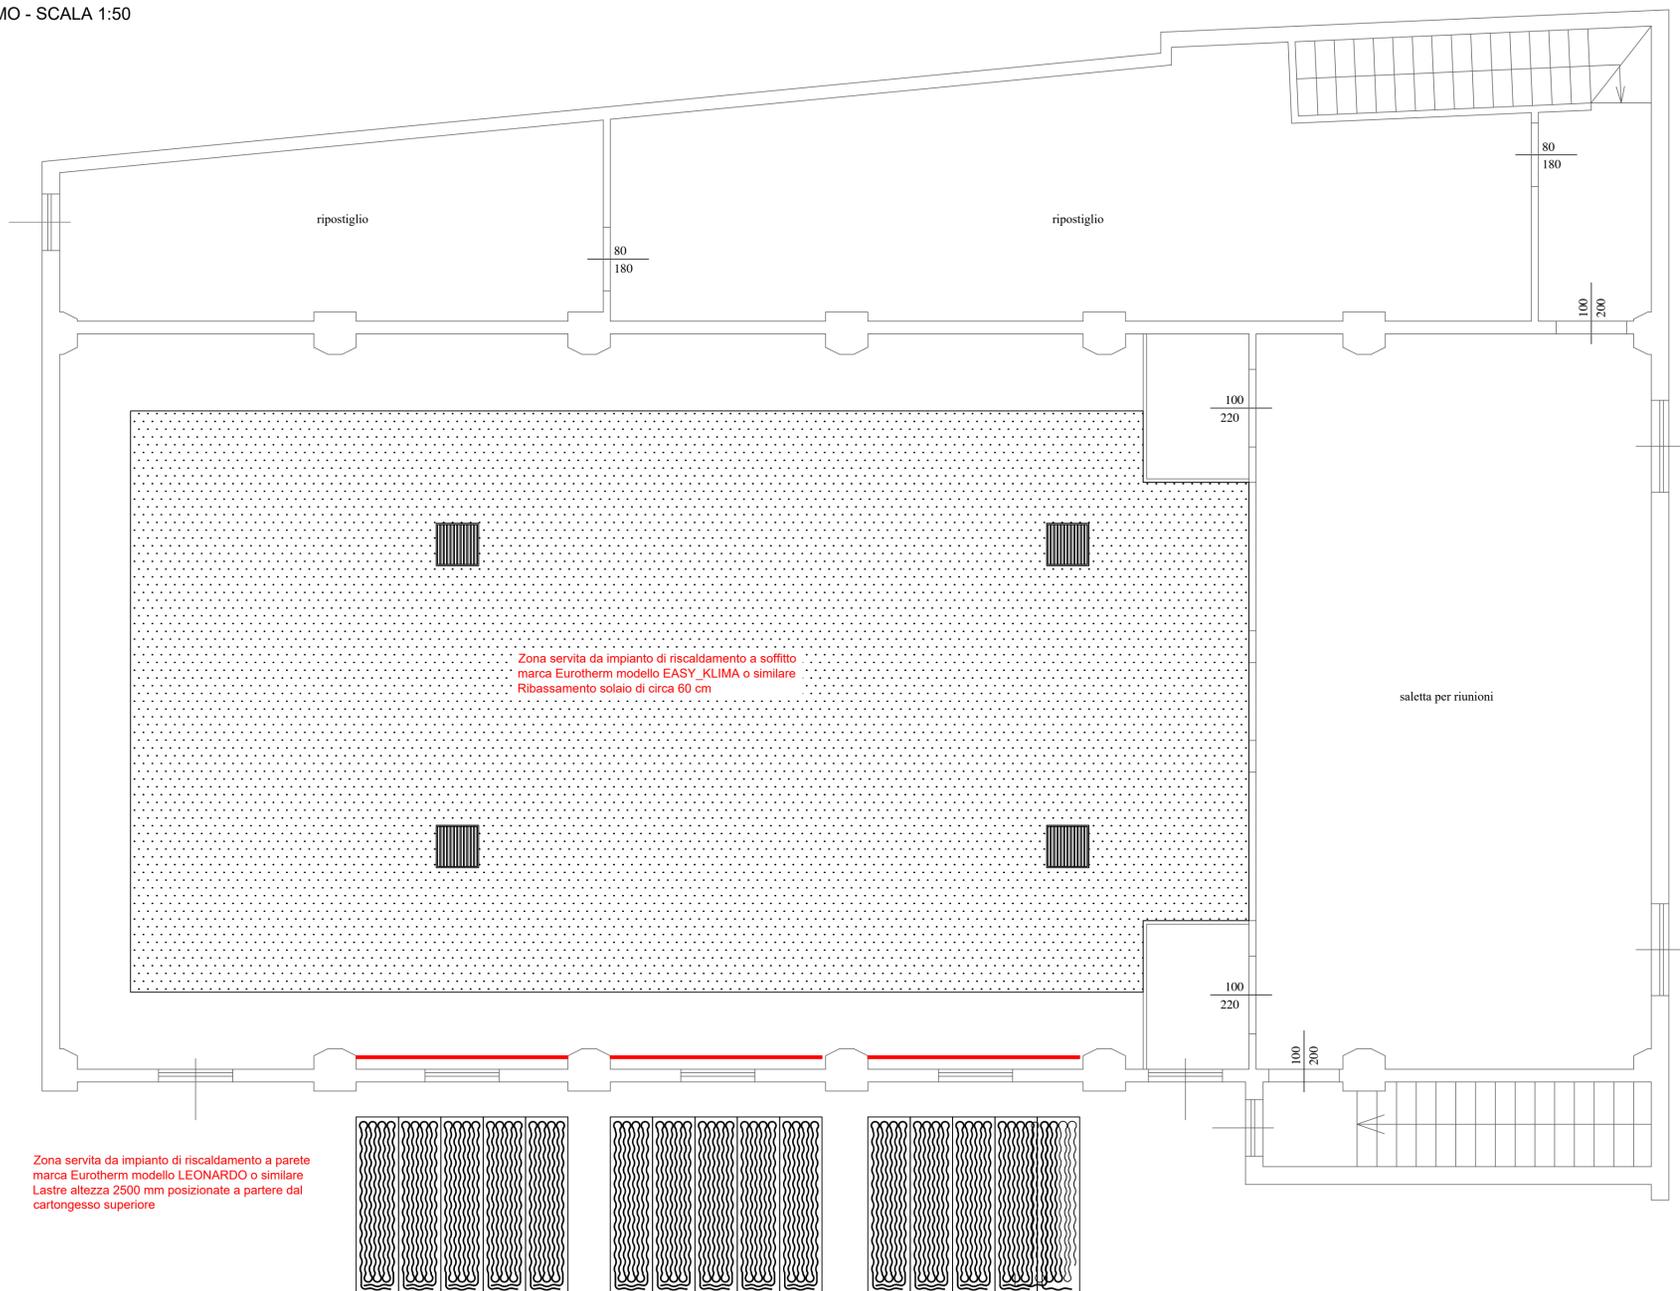

COMUNE DI DOSOLO
Provincia di Mantova

**LAVORI DI ADEGUAMENTO IMPIANTISTICO
AL TEATRO COMUNALE DI DOSOLO
PROGETTO DEFINITIVO**

Committenza
COMUNE DI DOSOLO

IM 06	PROGETTO DEFINITIVO IMPIANTI MECCANICI IMPIANTO DI RISCALDAMENTO INDIVIDUAZIONE APPARECCHIATURE INTERNE EMISSIONE E TERMOREGOLAZIONE	VERS. 01 Data: Ottobre 2019
PROGETTAZIONE IMPIANTI IDRAULICI	PROGETTAZIONE STRUTTURALE	INDAGINI GEOLOGICHE
Perit.Ind. Gianluca Moretti via Alessandri n.9, 46029 Suzzana (MN) e-mail: gianluca.moretti79@gmail.com		PROGETTAZIONE PREVENZIONE INCENDI
PROGETTAZIONE ARCHITETTONICA E COORDINAMENTO Comune di Dosolo - Settore Tecnico Piazza Garibaldi n.3 - 46030 Dosolo (MN) PEC: segreteria.comune.dosolo@pec.regione.lombardia.it - tel. 0375 89573		IL RESPONSABILE UNICO DEL PROCEDIMENTO Arch. Riccardo Belfanti
PROGETTISTA		
COLLABORATORE ALLA PROGETTAZIONE		

Comune di Dosolo (MN) Piazza Garibaldi n.3 - 46030 - Tel. 0375 89573 - Fax 0375 899027 - segreteria.comune.dosolo@pec.regione.lombardia.it