



SCHEMA CENTRALE TERMICA - PIANTA SCALA 1:50

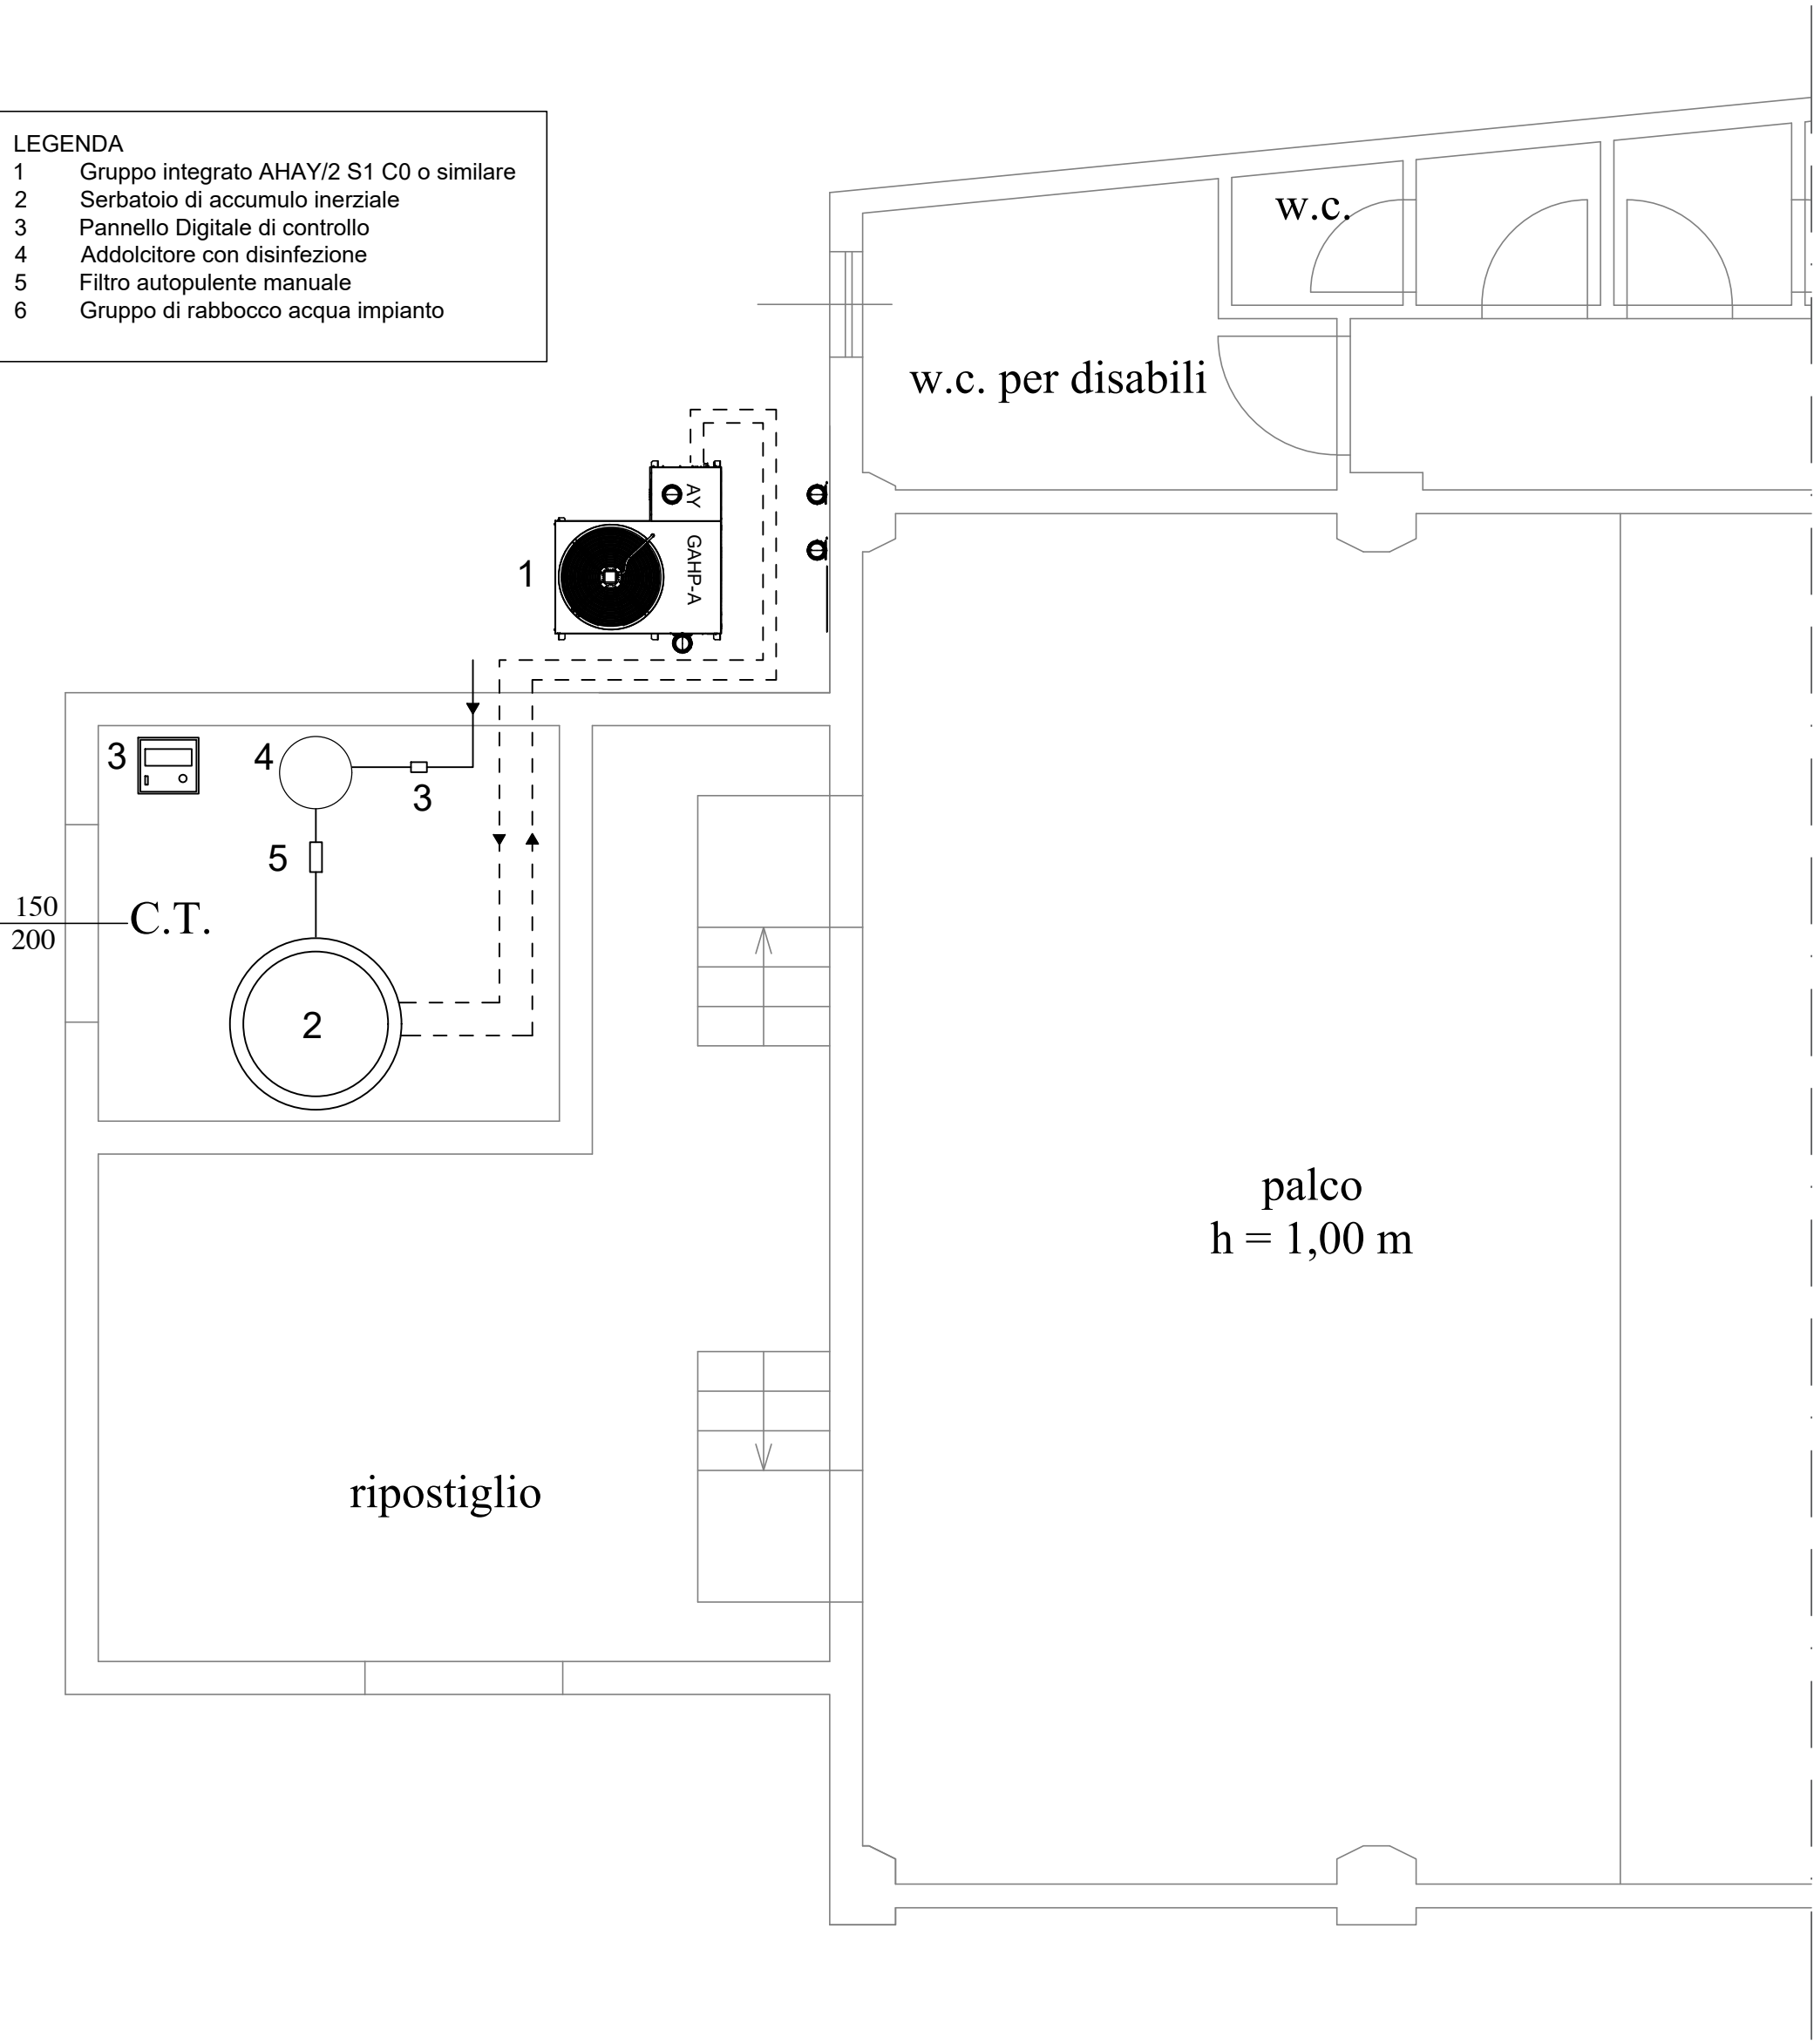

PIANTA PIANO TERRA - SCALA 1:100

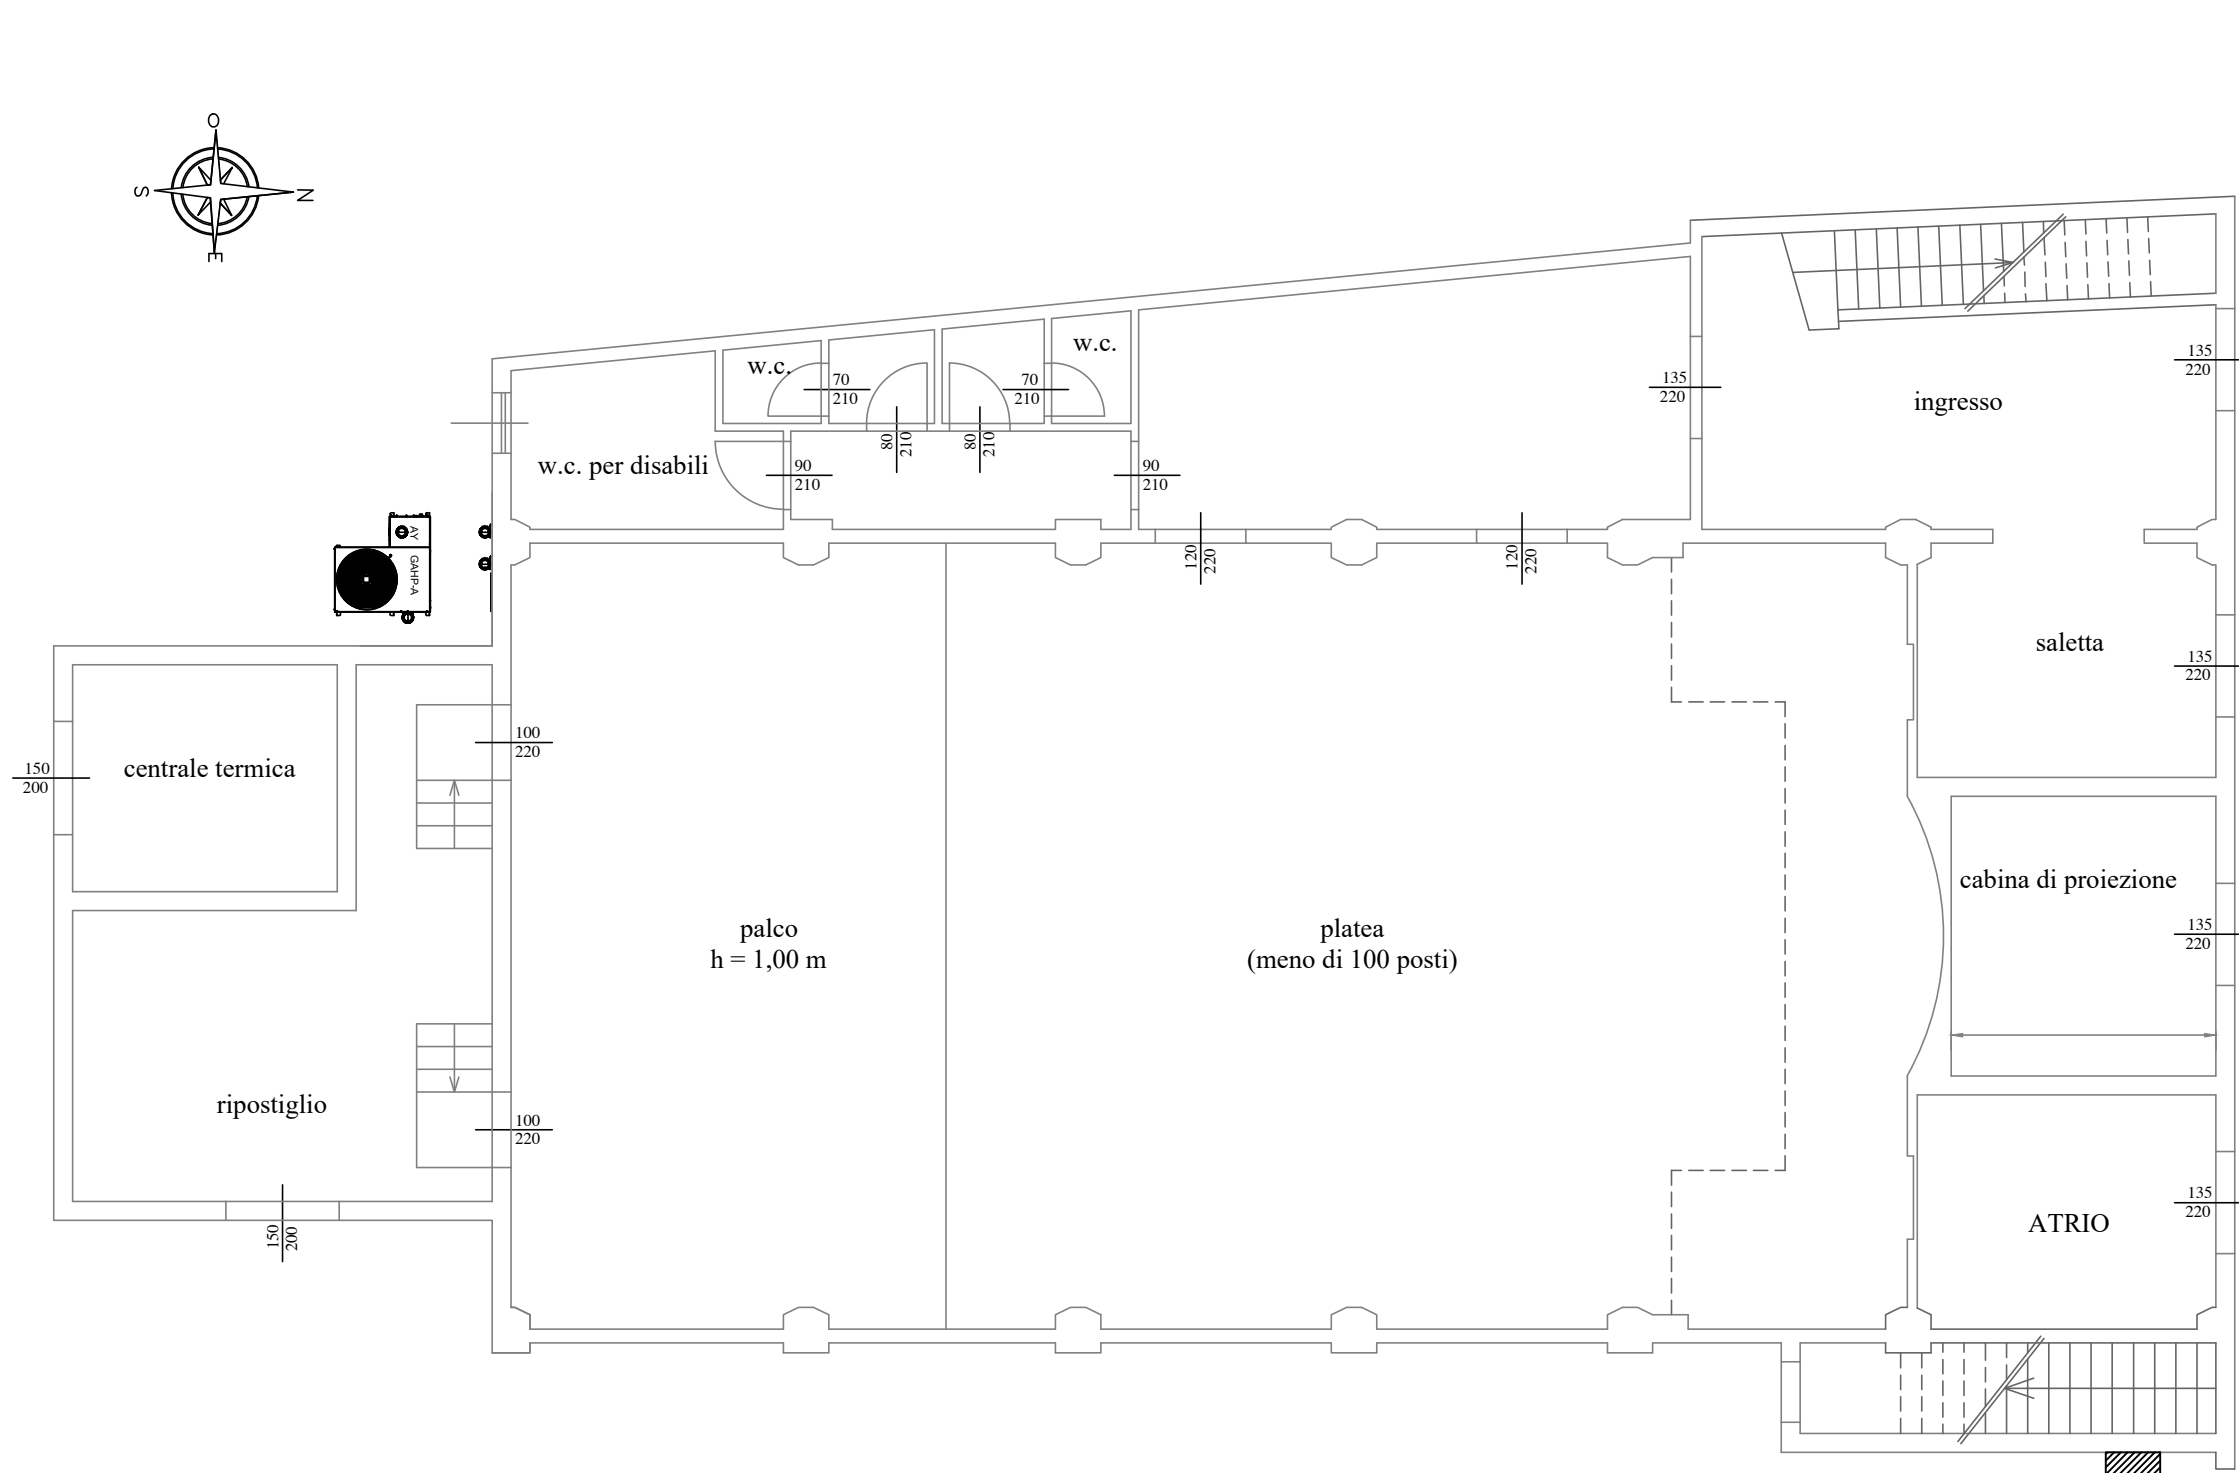


NOTE ISOLAMENTO TUBAZIONE:
Il rivestimento isolante dovrà essere continuo, senza interruzione in corrispondenza di supporti e/o passaggi attraverso murature e solette, inoltre dovrà essere eseguito per ogni singola tubazione.
Gli spessori dell'isolamento devono garantire il minimo previsti del Decreto Ministeriale 412/93 "Regolamento recante norme per la progettazione, l'installazione, l'esercizio e la manutenzione degli impianti termici degli edifici ai fini del contenimento dei consumi di energia, in attuazione dell'art. 4, comma 4, della L. 9 gennaio 1991, n. 10".

Conducibilità termica utile dell'isolante (W/m°C)	Diametro esterno delle tubazioni (mm)		
	<20	20 a 39	40 a 59
0,030	13	19	26
0,032	14	21	29
0,034	15	23	31
0,036	17	25	34
0,038	18	28	37
0,040	20	30	40
0,042	22	32	43
0,044	24	35	46
0,046	26	38	50
0,048	28	41	54
0,050	30	44	58

- per montanti verticali posti all'interno della struttura isolata, i valori della tabella vanno moltiplicati per 0,5
- per tubazioni correnti entro strutture non affacciate all'esterno o su locali non riscaldati, i valori della tabella vanno moltiplicati per 0,3.

SCHEMA DI PRINCIPIO CENTRALE TERMICA

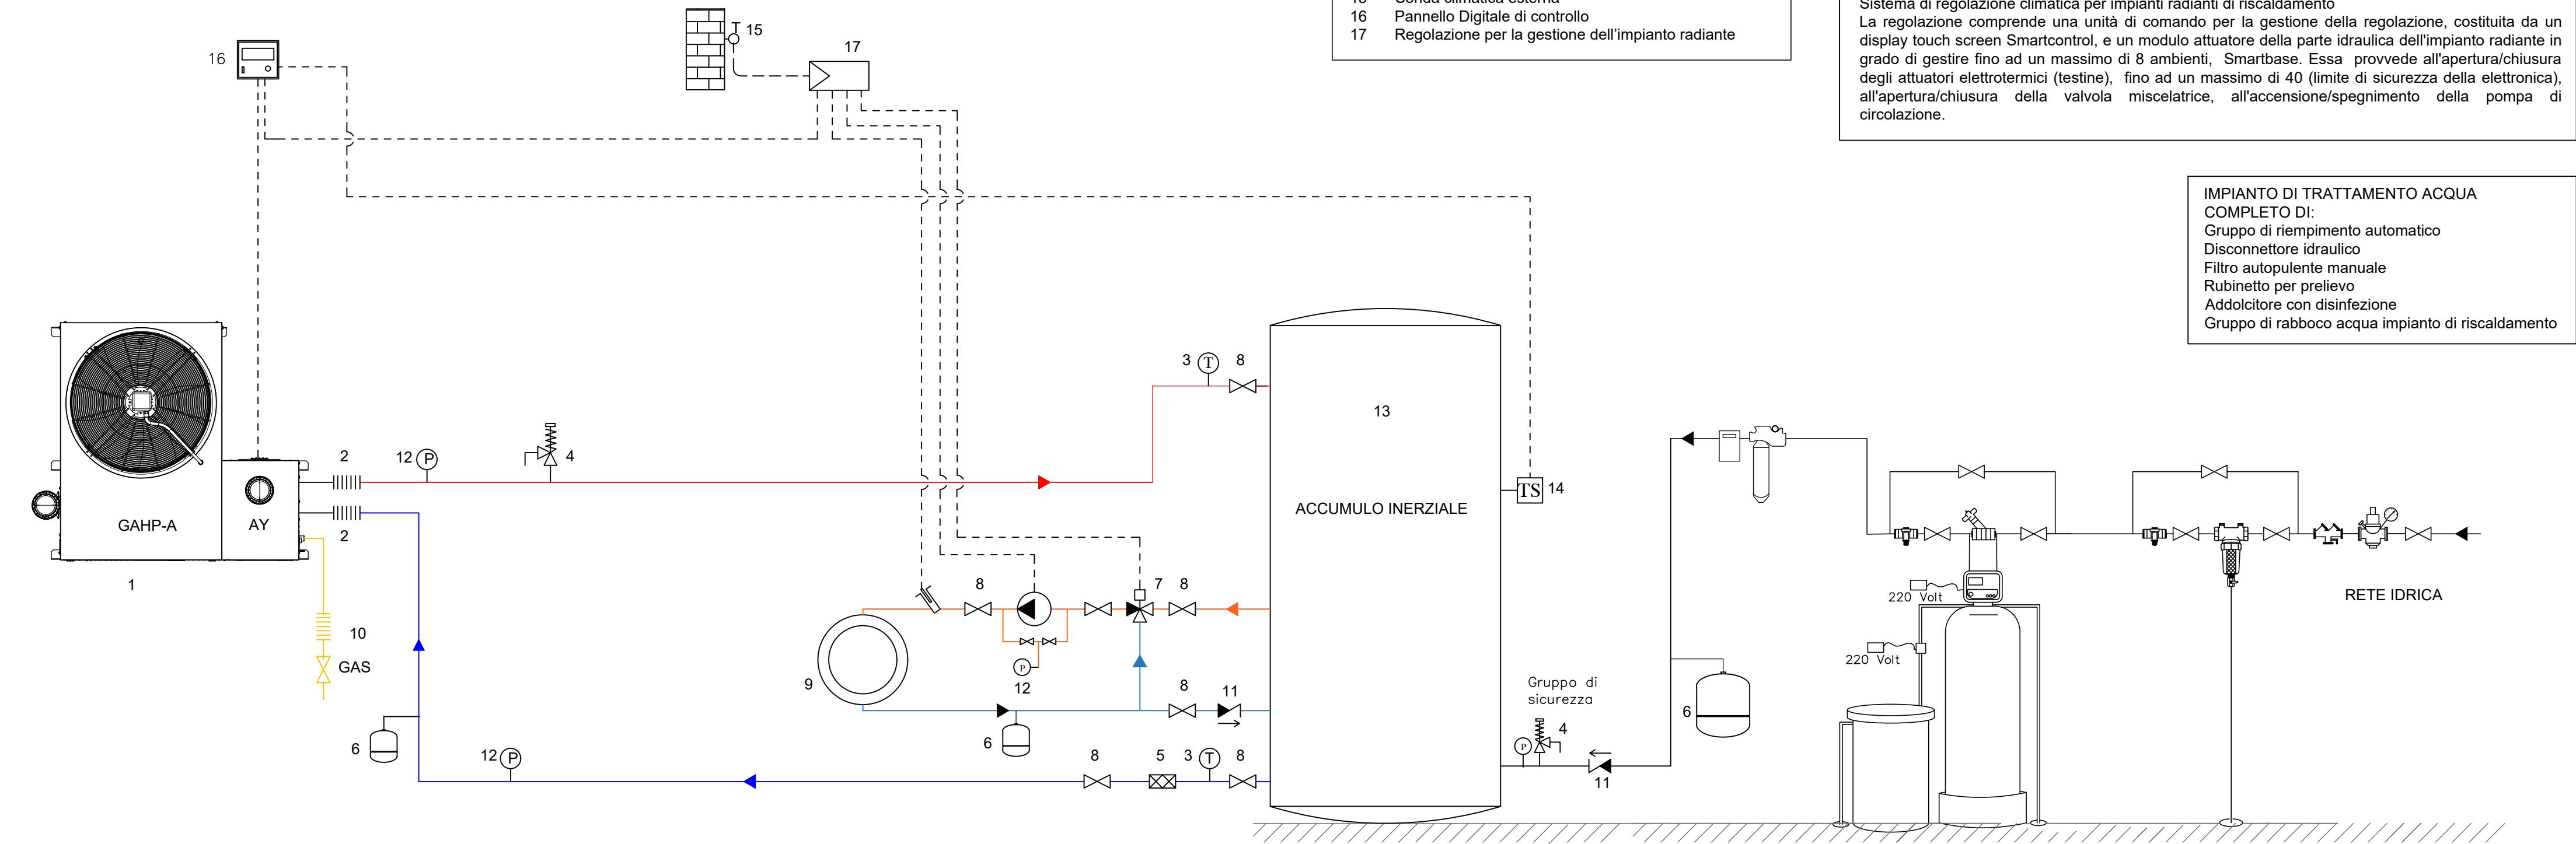

COMUNE DI DOSOLO
Provincia di Mantova



LAVORI DI ADEGUAMENTO IMPIANTISTICO AL TEATRO COMUNALE DI DOSOLO PROGETTO DEFINITIVO

Committenza

COMUNE DI DOSOLO

IM
07

PROGETTO DEFINITIVO IMPIANTI MECCANICI

IMPIANTO DI RISCALDAMENTO
SCHEMA DI PRINCIPIO

VERS. 01
Data:
Ottobre 2019

PROGETTAZIONE IMPIANTI IDRAULICI

PROGETTAZIONE STRUTTURALE

INDAGINI GEOLOGICHE

Perit.Ind. Gianluca Moretti
via Alessandrini n.9, 46029 Suzzara (MN)
e-mail: gianluca.moretti79@gmail.com

PROGETTAZIONE ARCHITETTONICA E COORDINAMENTO
Comune di Dosolo - Settore Tecnico
Piazza Garibaldi n.3 - 46030 Dosolo (MN)
PEC: segreteria.comune.dosolo@pec.regione.lombardia.it - tel. 0375 89573

PROGETTISTA

COLLABORATORE ALLA PROGETTAZIONE

PROGETTAZIONE PREVENZIONE INCENDI

IL RESPONSABILE UNICO
DEL PROCEDIMENTO
Arch. Riccardo Belfanti